


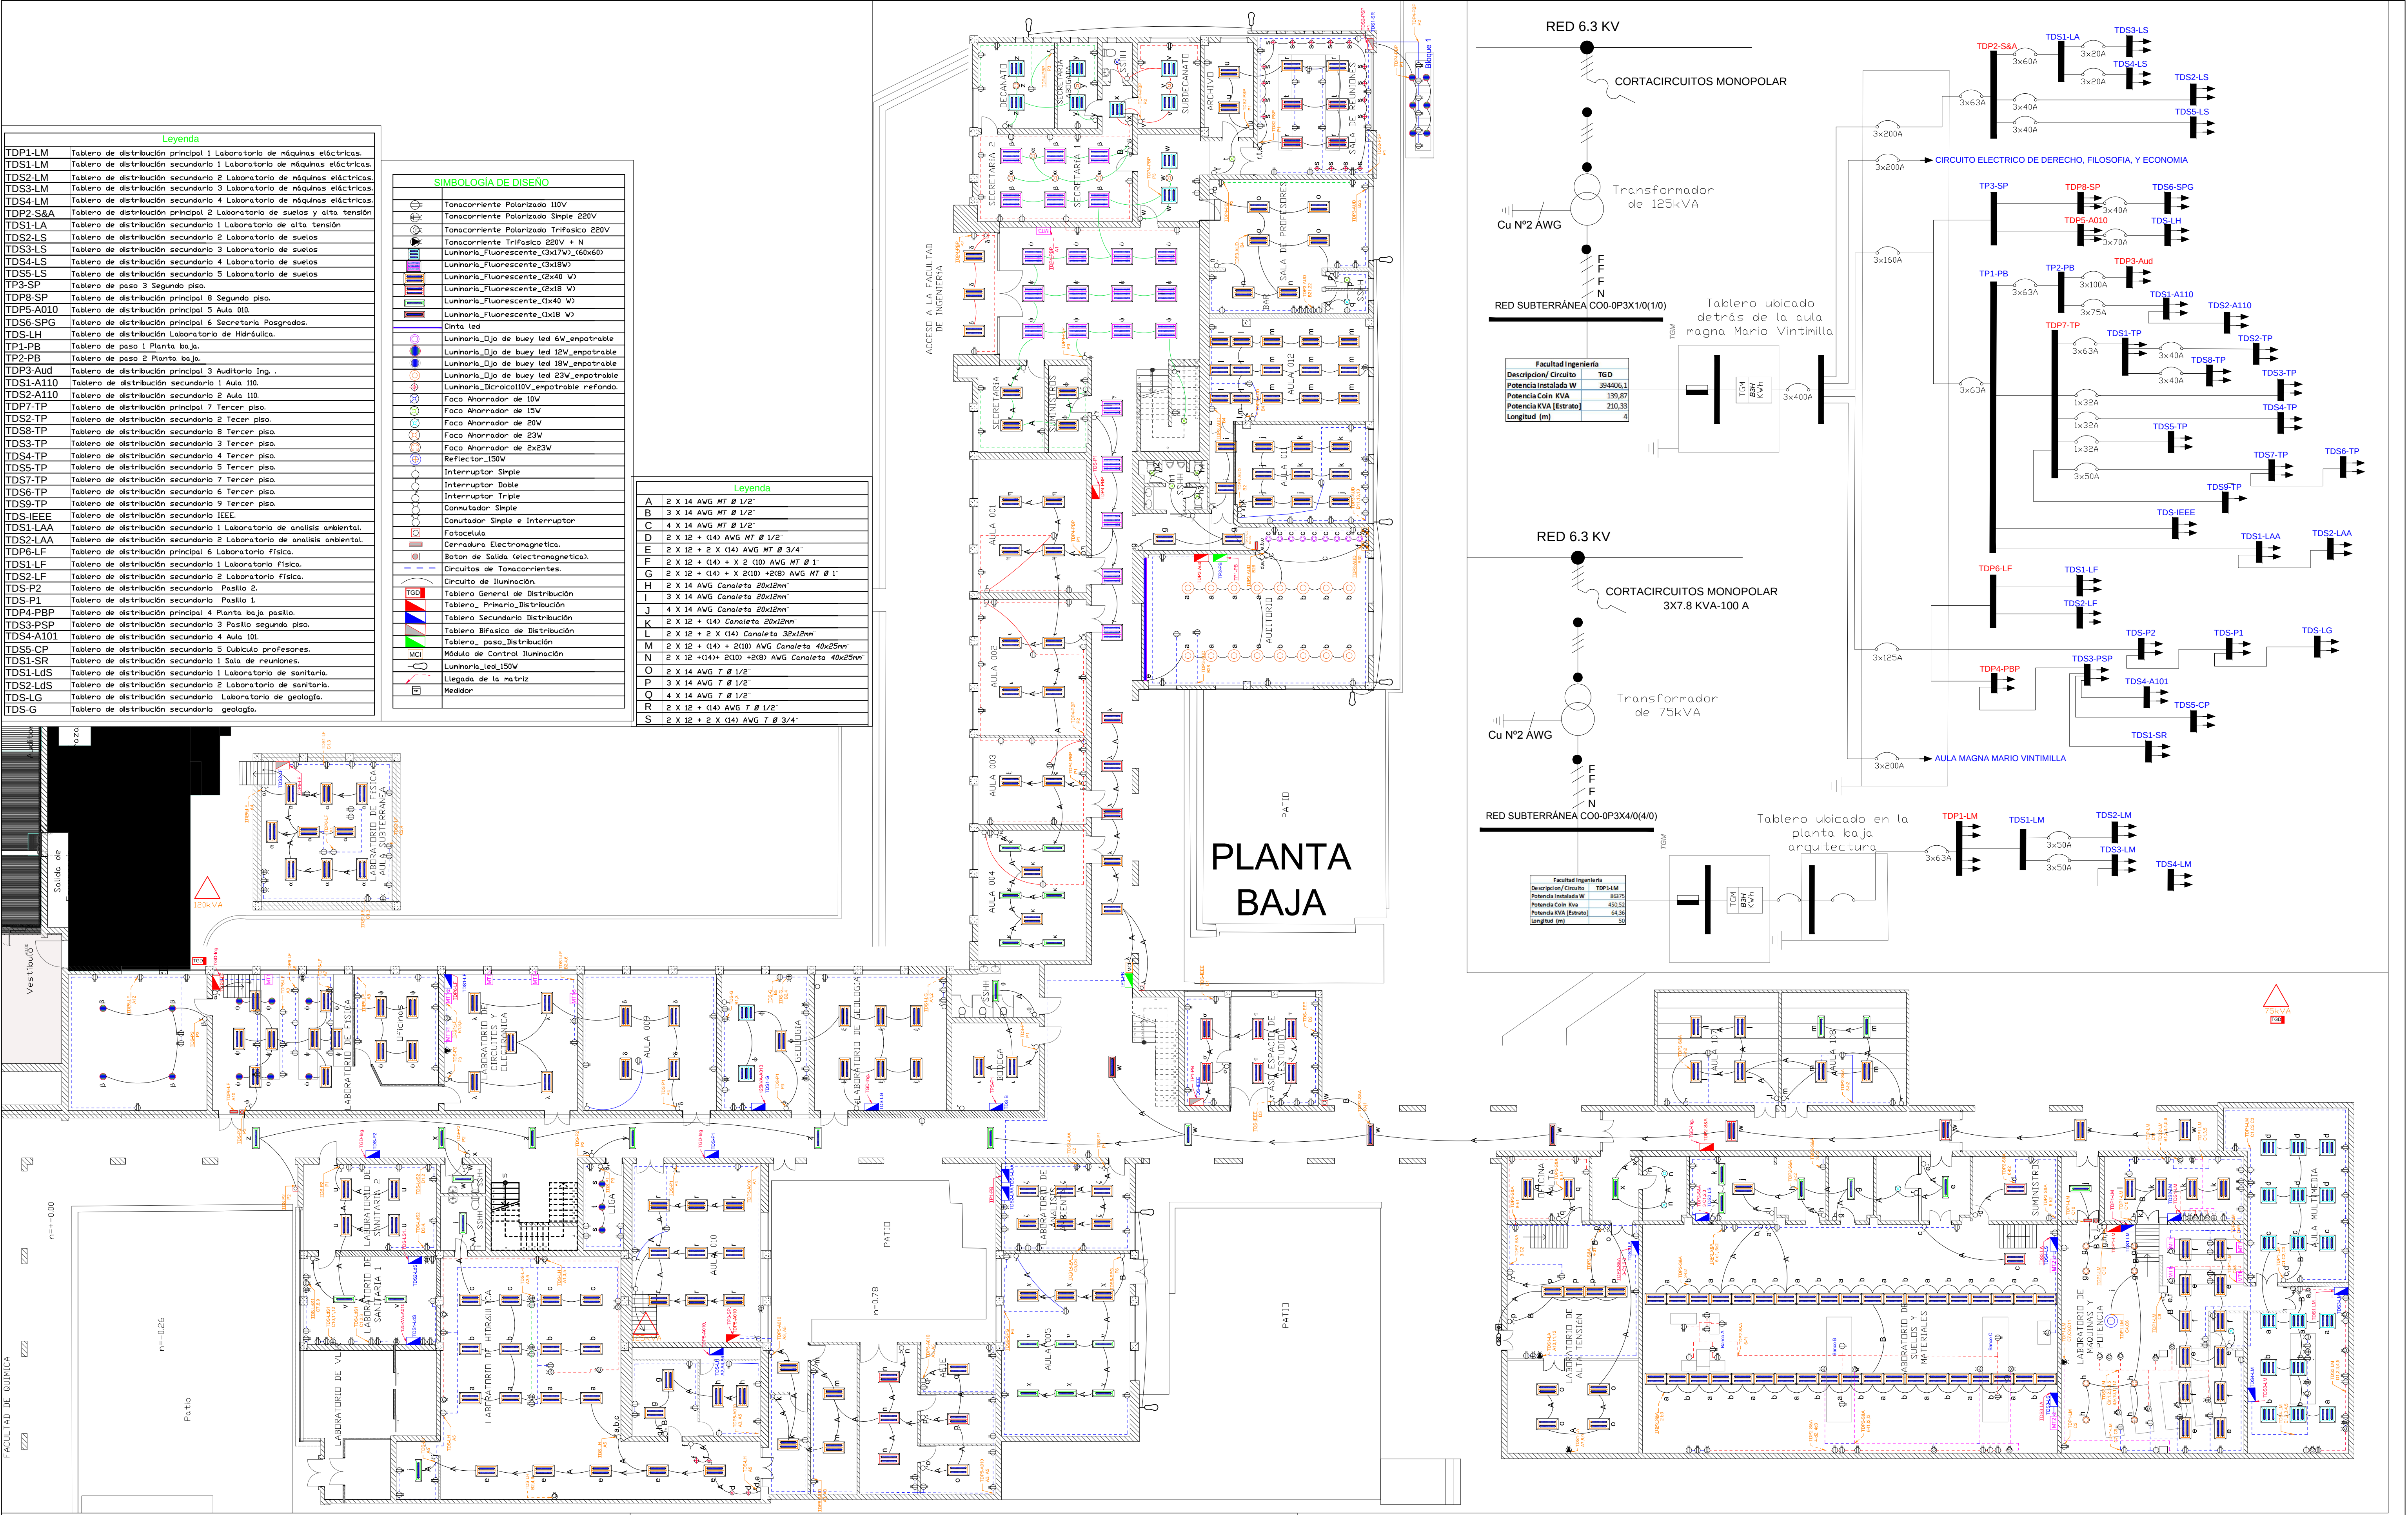

TDP2-S&A

TDP4-PBP, TDS3-PSP, TDS-P1, TDS-P2

MT2, MT3, MT4

RED 6.3 KV

CORTACIRCUITOS MONOPOLAR

Transformador de 125kVA

Tablero ubicado en la planta baja del aula 010.

TDS1-S1, TDS1-S2, TDS1-L1, TDS1-L2

FACULTAD DE INGENIERÍA UNIVERSIDAD DE CUENCA

GIDIALECTRIC Diseños & montajes eléctricos	LEVANTAMIENTO DE LAS INSTALACIONES ELÉCTRICAS EN LA FACULTAD DE INGENIERÍA.	Proyecto: Levantamiento Dibujo: Jaime Gómez O. Revisó: Ing. Patricio Astudillo Aprobó: Departamento:
Fecha: Febrero del 2019 Escala: 1:160 Lámina: 1 de 3		